






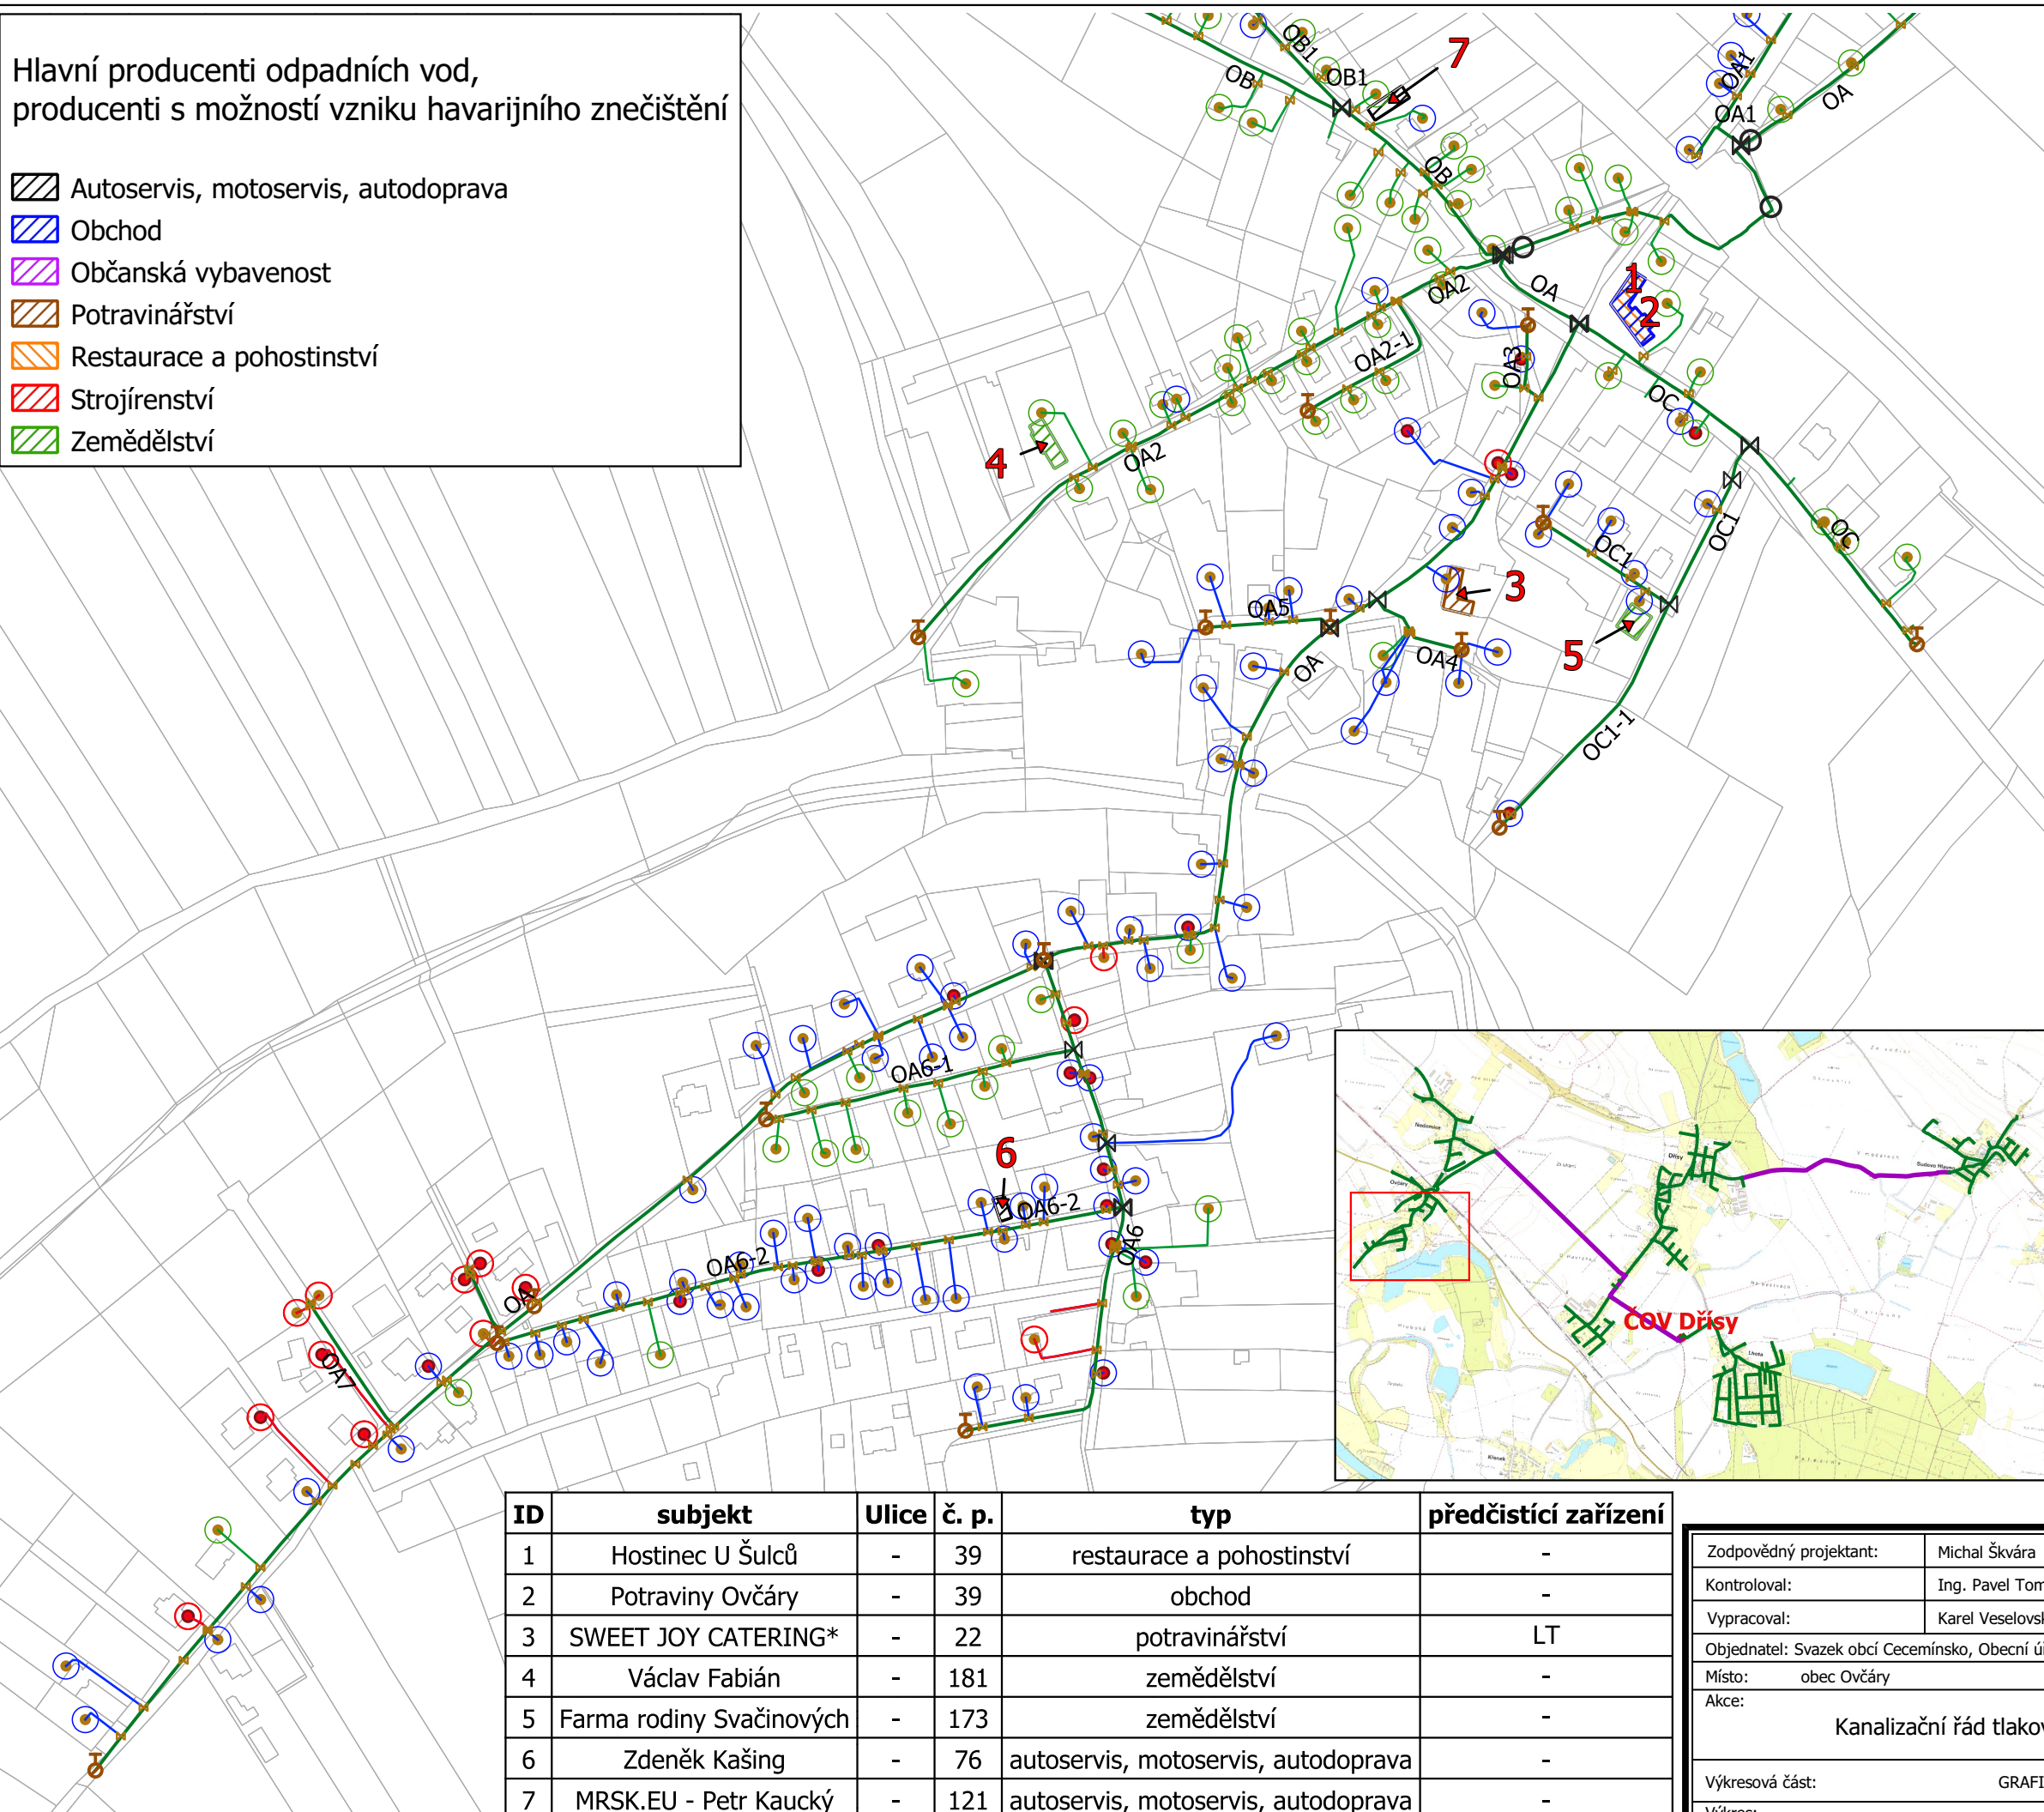



















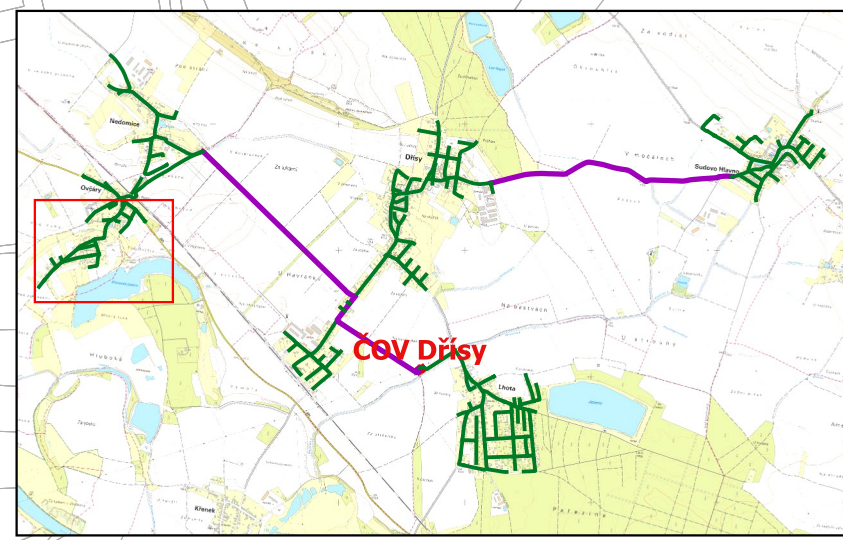
Hlavní producenti odpadních vod, producenti s možností vzniku havarijního znečištění

-  Autoservis, motoservis, autodoprava
-  Obchod
-  Občanská vybavenost
-  Potravinářství
-  Restaurace a pohostinství
-  Strojírenství
-  Zemědělství




Legenda

- Stoková síť**
-  Výtlačný řad
 -  Tlakový sběrač
 -  Podružný sběrač ve vlastnictví SOC
 -  Podružný sběrač ve vlastnictví obce
 -  Podružný sběrač v soukromém vlastnictví
- Objekty stokové sítě**
-  Sekční šoupě
 -  Přípojkové šoupě
 -  Proplachovací soustava
 -  Revizní šachta s proplachovací přírubou
 -  Měrná šachta
- Domovní čerpačí stanice**
-  Zaměřená DČS
 -  Nezaměřená DČS
 -  DČS ve vlastnictví SOC
 -  DČS ve vlastnictví obce
 -  DČS v soukromém vlastnictví
- Mapový podklad**
-  Hranice parcel
 -  Areál ČOV



| ID | subjekt | Ulice | č. p. | typ | předčisticí zařízení |
|----|--------------------------|-------|-------|-------------------------------------|----------------------|
| 1 | Hostinec U Šulců | - | 39 | restaurace a pohostinství | - |
| 2 | Potraviny Ovčáry | - | 39 | obchod | - |
| 3 | SWEET JOY CATERING* | - | 22 | potravinářství | LT |
| 4 | Václav Fabián | - | 181 | zemědělství | - |
| 5 | Farma rodiny Svačinových | - | 173 | zemědělství | - |
| 6 | Zdeněk Kašing | - | 76 | autoservis, motoservis, autodoprava | - |
| 7 | MRSK.EU - Petr Kaucký | - | 121 | autoservis, motoservis, autodoprava | - |

* subjekt náleží mezi sledované producenty

| | | | |
|------------------------|---|---|--|
| Zodpovědný projektant: | Michal Škvára |  | Project ISA s.r.o. |
| Kontroloval: | Ing. Pavel Tománek | | IČO: 284 65 881 |
| Vypracoval: | Karel Veselovský | | Markypova 2854/2a, 19300 PRAHA 9 tel.:222 365 391, e-mail: info@pro-ject.cz |
| Objednatel: | Svazek obcí Cecemínsko, Obecní úřad Dřísy, Dřísy 12, 277 14 Dřísy | | Formát: A3 |
| Místo: | obec Ovčáry | | Datum: 12/2021 |
| Akce: | Kanalizační řád tlakové splaškové sítě obce Ovčáry | | Měřítko: 1:3000 |
| | | | Stupeň: KŘ |
| Výkresová část: | GRAFICKÉ PŘÍLOHY | | Zak. č.: 068/2021 |
| Výkres: | Přehledná situace tlakové kanalizace obce Ovčáry | | Revize: 00-12-21 |
| | | | P.01 |