








Hlavní producenti odpadních vod,
producenti s možností vzniku havarijního znečištění






-  Autoservis, motoservis, autodoprava
-  Obchod
-  Občanská vybavenost
-  Potravinářství
-  Restaurace a pohostinství
-  Strojírenství
-  Zemědělství

ID	subjekt	Ulice	č. p.	typ	předčistící zařízení
1	Hostinec U Šulců	-	39	restaurace a pohostinství	-
2	Potraviný Ovčáry	-	39	obchod	-
3	SWEET JOY CATERING*	-	22	potravinářství	LT
4	Václav Fabián	-	181	zemědělství	-
5	Farma rodiny Svačinových	-	173	zemědělství	-
6	Zdeněk Kašing	-	76	autoservis, motoservis, autodoprava	-
7	MRSK.EU - Petr Kaucký	-	121	autoservis, motoservis, autodoprava	-






* subjekt náleží mezi sledované producenty

Legenda






Stoková síť

-  Výtláčný řad
-  Tlakový sběrač
-  Podružný sběrač ve vlastnictví SOC
-  Podružný sběrač ve vlastnictví obce
-  Podružný sběrač v soukromém vlastnictví



Domovní čerpací stanice


-  Zaměřená DČS
-  Nezaměřená DČS
-  DČS ve vlastnictví SOC
-  DČS ve vlastnictví obce
-  DČS v soukromém vlastnictví


Objekty stokové sítě

-  Sekční šoupě
-  Přípojkové šoupě
-  Proplachovací soustava
-  Revizní šachta s proplachovací přírubou
-  Měrná šachta

Mapový podklad

-  Hranice parcel
-  Areál ČOV

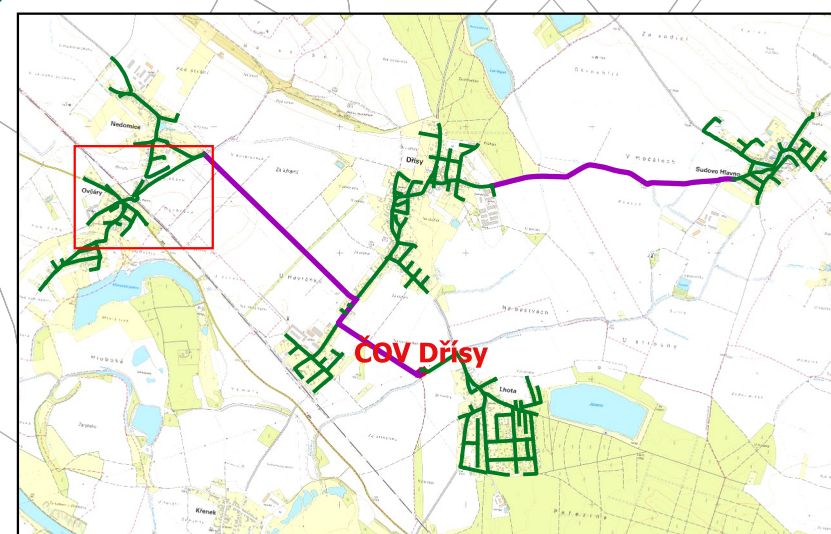

Zodpovědný projektant:	Michal Škvára	 Project ISA s.r.o. IČO: 284 65 881 Markypova 2854/2a, 19300 PRAHA 9 tel.: 222 365 391, e-mail: info@pro-ject.cz
Kontroloval:	Ing. Pavel Tománek	
Vypracoval:	Karel Veselovský	
Objednatel:	Svazek obcí Cecemínsko, Obecní úřad Dřísy, Dřísy 12, 277 14 Dřísy	
Místo:	obec Ovčáry	Formát: A3
Akce:	Kanalizační řád tlakové splaškové sítě obce Ovčáry	
Výkresová část:	GRAFICKÉ PŘÍLOHY	Datum: 12/2021
Výkres:	Přehledná situace tlakové kanalizace obce Ovčáry	Měřítko: 1:3000
		Stupeň: KŘ
		Zak. č.: 068/2021
		Revize: 00-12-21
		P.02